




Planta Baixa Sanitário
Escala 1:50

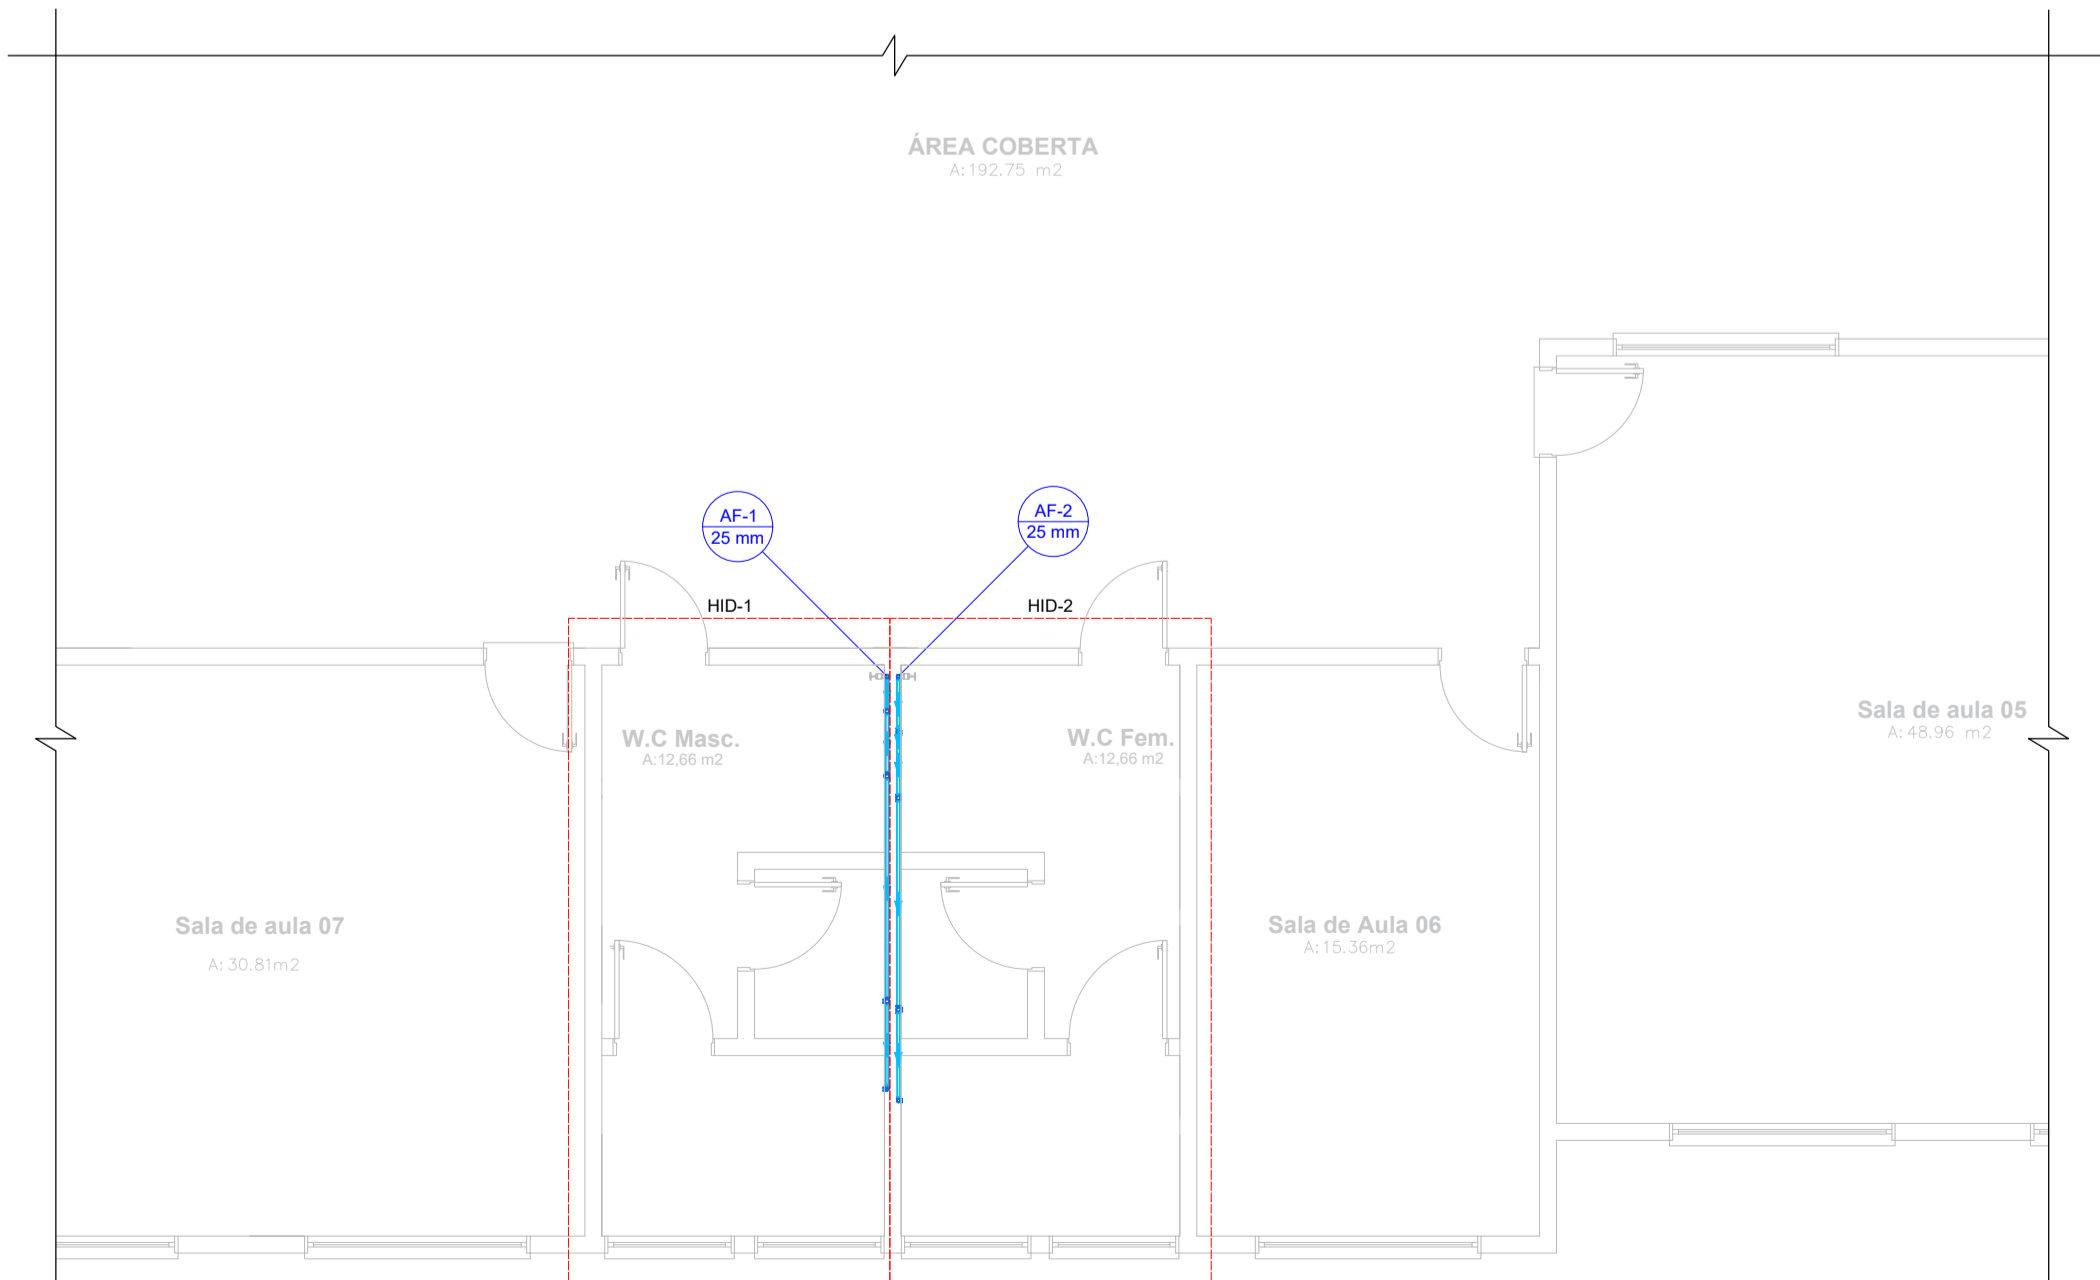

Planta Baixa Hidráulico
Escala 1:50

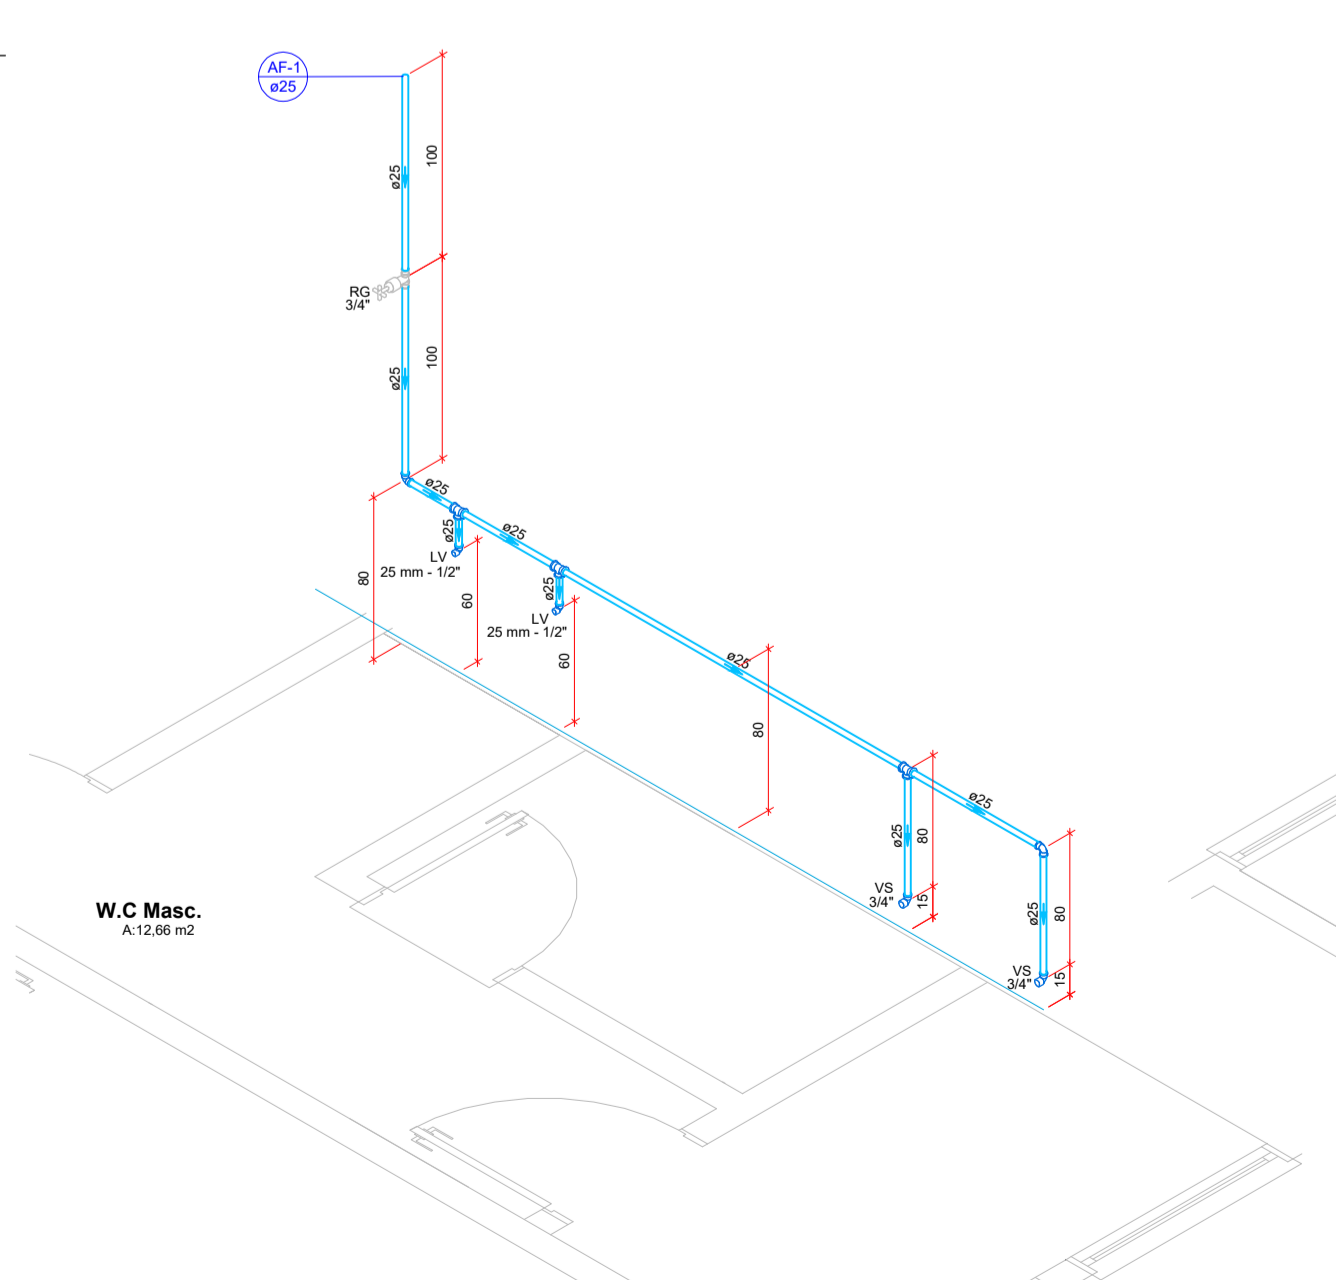

Detalhe HID-1
Escala 1:25

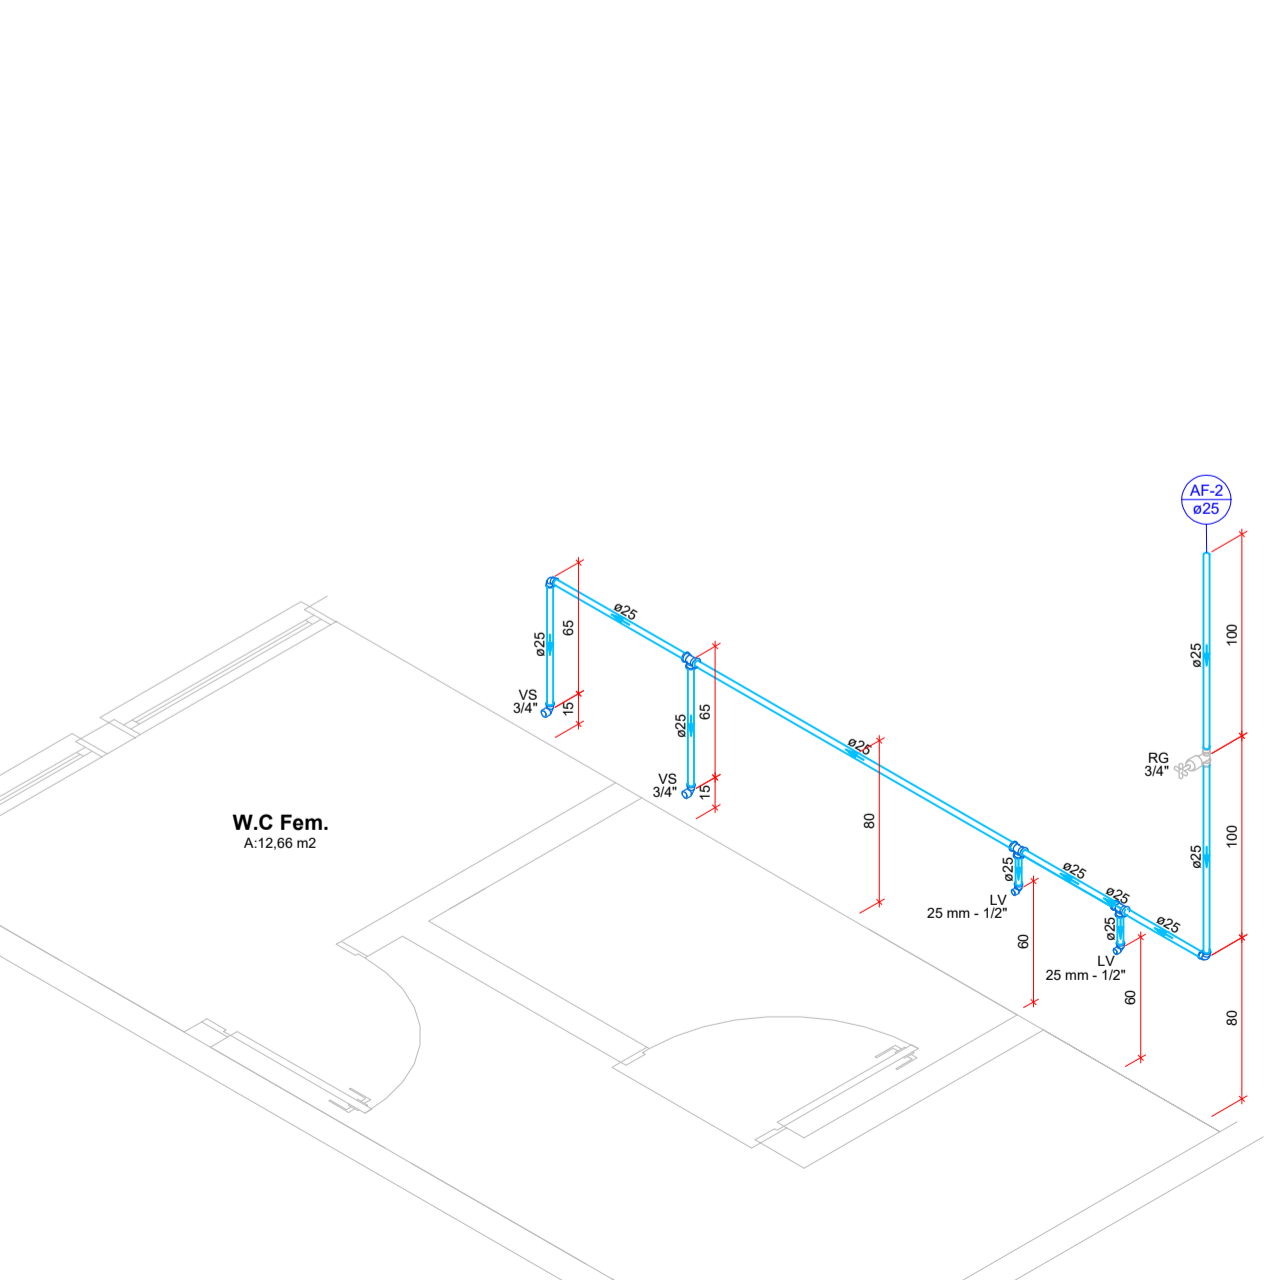

Detalhe HID-2
Escala 1:25

GeoNorte
Projetos e Topografia

GEONORTE PROJETOS LTDA.
Av. Brasil, 79, sala 09, Centro - Xanxerê (SC) - 89820-000
www.geonorte.net.br / contato@geonorte.net.br
Telefone: (49) 3433-8176

PROJETO:
PROJETO HIDROSANITÁRIO: REFORMA E AMPLIAÇÃO CASA DA CRIANÇA

LOCALIDADE:
MUNICÍPIO: Faxinal dos Guedes ESTADO UF/SC
DATA: 06/2022 ESCALA: indicada

CONTEÚDO:
PLANTA BAIXA SANITÁRIO
PLANTA BAIXA HIDRÁULICO
DETALHES

Folha:
01/01

Prop.:
PREFEITURA DE FAXINAL DOS GUEDES - SC
CNPJ: 83.009.910/0001-62

Resp. Téc.:
CARLO ANTUNES DOS SANTOS
ENGENHEIRO CIVIL
CREA-SC 123.879-1