



MODELO 3D COZINHA, SALA DE CARNES E CHURRASQUEIRA
Sem Escala

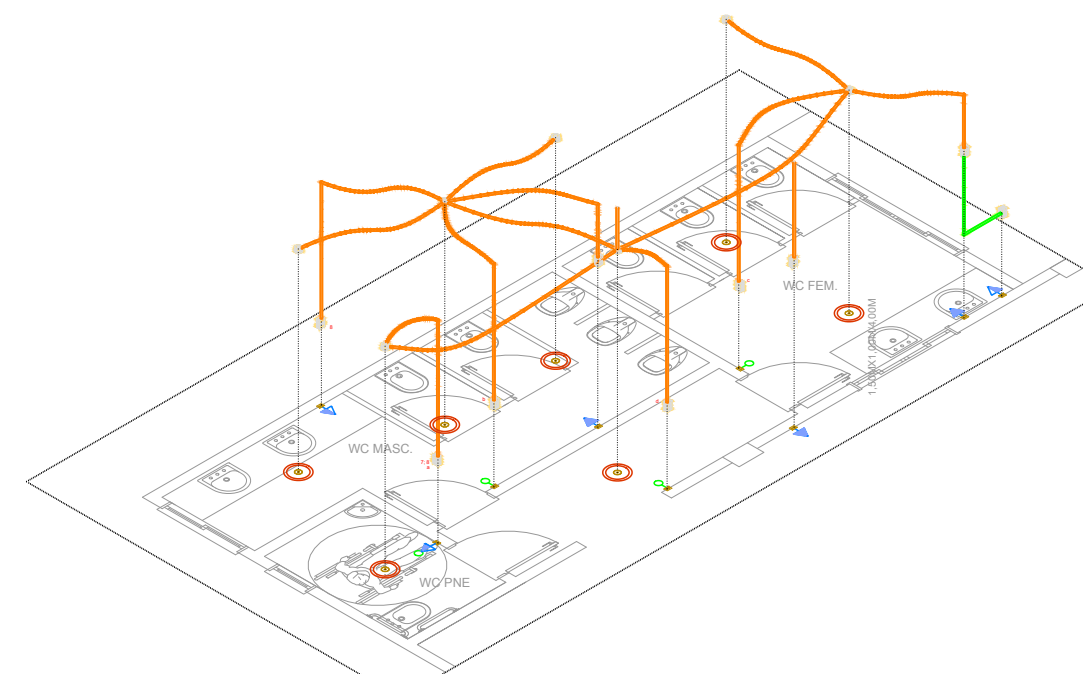

MODELO 3D WC
Sem Escala

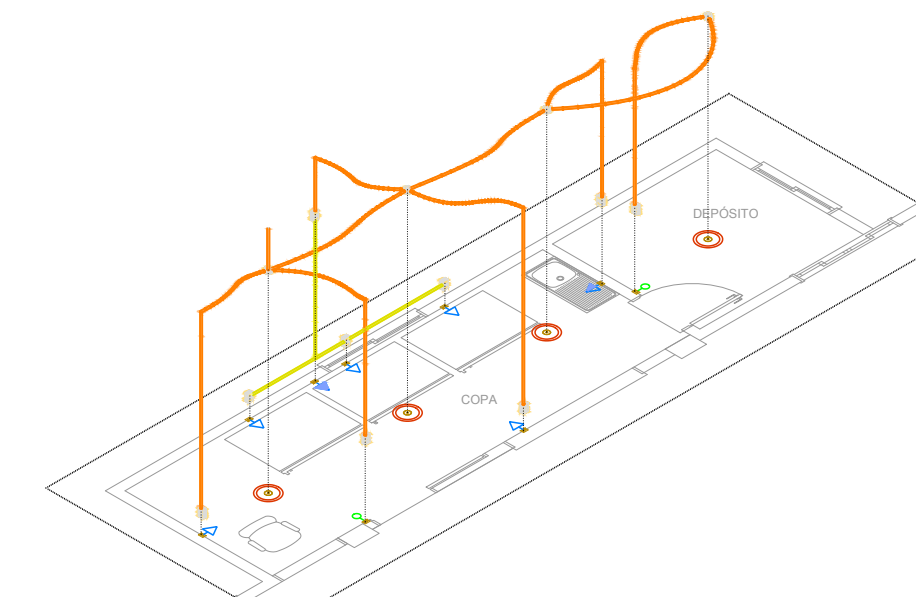

MODELO 3D COPA E DEPÓSITO
Sem Escala

Lista de materiais - Térreo	
Elétrica	
Acessórios p/ eletrodutos	
Arruela zamak	
1.1/4"	2 pç
3/4"	1 pç
Bucha zamak	
1.1/4"	2 pç
3/4"	1 pç
Caixa PVC	
4x2"	43 pç
Caixa PVC octogonal	
4x 4"	34 pç
Curva 180° PVC rosca	
1.1/4"	1 pç
Curva 90° PVC longa rosca	
1.1/4"	1 pç
Luva PVC rosca	
1.1/4"	3 pç
3/4"	173 pç
Acessórios uso geral	
Bucha de nylon	
S4	173 pç
Fita isolante autofusão	
20m	1 pç
Parafuso fenda galvan. cab. panela	
2.9x25mm autoatarrachante	173 pç
Cabo Unipolar (cobre)	
Isol. PVC - 450/750V (ref. Pirastic Ecoopus BWF Flexível)	
1.5 mm² - Amarelo	108.2 m
1.5 mm² - Azul claro	120.61 m
1.5 mm² - Branco	114.41 m
1.5 mm² - Verde-amarelo	20.8 m
2.5 mm² - Azul claro	345.75 m
2.5 mm² - Branco	131.59 m
2.5 mm² - Preto	149.23 m
2.5 mm² - Verde-amarelo	203.53 m
2.5 mm² - Vermelho	64.93 m
6 mm² - Azul claro	43.1 m
6 mm² - Branco	43.1 m
6 mm² - Preto	43.1 m
6 mm² - Verde-amarelo	43.1 m
6 mm² - Vermelho	43.1 m
Dispositivo Elétrico - embutido	
Placa 2x4"	
Interruptor paralelo - 1 tecla	2 pç
Interruptor simples - 1 tecla	7 pç
Placa c/ furo	2 pç
Placa p/ 1 função	30 pç
Placa p/ 2 funções	2 pç
S/ placa	
Interruptor 1 tecla simples e tomada hexagonal (NBR14136)	2 pç
Tomada hexagonal (NBR 14136) 2P+T 20A	30 pç
Dispositivo de Proteção	
Disjuntor Tripolar Termomagnético - norma DIN (Curva C)	
32 A - 3 kA	2 pç
Disjuntor Unipolar Termomagnético - norma DIN (Curva C)	
10 A - 3 kA	8 pç
16 A - 3 kA	1 pç
20 A - 10 kA	6 pç
32 A - 3 kA	2 pç
Disjuntor unipolar termomagnético (220 V/127 V) - norma UL	
15 A - 5 kA	3 pç
Dispositivo de proteção contra surto	
275 V - 80 KA	12 pç
Interruptor tetrapolar DR (3 fases/ neutro - In 30mA) - DIN	
40 A	2 pç
Eletroduto PVC flexível	
Eletroduto leve	
3/4"	142.23 m
Eletroduto PVC rosca	
Braçadeira PVC encaixe	
3/4"	173 pç
Curva 90° Raio curto	
3/4"	4 pç
Eletroduto, vara 3.0m	
1.1/4"	1 m
3/4"	162.93 m
Quadro distrib. chapa pintada - embutir	
Barr. inf., disj. geral, compacto - DIN (Ref. Moratori)	
Cap. 30 disj. unip. - in barr. 100 A	2 pç

Legenda - Térreo	
	Curva 90°
	Entrada de serviço
	ILUMINAÇÃO DE EMERGENCIA, AUTONOMIA MÍNIMA=4H
	Interruptor paralelo 1 tecla - 1,20m do piso
	Interruptor simples 1 tecla - 1,20m do piso
	Interruptor simples e Tomada hexagonal a 1,20m do piso
	Ponto genérico de luz 24W
	Quadro de distribuição
	Quadro de medição
	Tomada baixa a 0,30m do piso
	Tomada média a 1,20m do piso

Legenda de condutos - Térreo	
	Teto
	Média
	Baixa
	Piso

Legenda das indicações - Térreo	
FOG6	Pontos de força - Uso específico - Fogão 6 bocas
GEL	Pontos de força - Uso específico - Geladeira
IEM	Pontos de força - Uso específico - ILUMINAÇÃO DE EMERGENCIA
TOE	Pontos de força - Uso específico - Torneira elétrica

PLANTA BAIXA ELÉTRICA
Escala: 1/75

GeoNorte
Projetos e Topografia

GEONORTE PROJETOS LTDA.
Av. Brasil, 79, sala 09, Centro - Xanxerê (SC) - 89820-000
www.geonorte.net.br / contato@geonorte.net.br
Telefone: (49) 3433-8176

PROJETO ELÉTRICO:
REFORMA E AMPLIAÇÃO DO CENTRO COMUNITÁRIO DO BAIRRO SÃO CRISTÓVÃO

LOCALIDADES:	FAXINAL DOS GUEDES	ESTADO UF: SC
MUNICÍPIO:	10/2023	ESCALA: indicada
DATA:		

Conteúdo:	Folha:
PLANTA BAIXA ELÉTRICA MODELOS 3D QUANTITATIVO E LEGENDAS	01/02

Prop.: _____
PREFEITURA MUNICIPAL DE FAXINAL DOS GUEDES
CNPJ: _____

Resp. Téc.: _____
CARLO ANTUNES DOS SANTOS
ENGENHEIRO CIVIL
CREA-SC 123.879-1