


Projeto Sanitário
Escala 1:50

Simbologia e Legenda

Simbologia	Legenda	Simbologia	Legenda
LAV	Lavatório		Caixa Sifonada
VS	Vaso Sanitário		Caixa de Inspeção
TQ	Tanque		Caixa de Gordura
BBD	Bebedouro		

DESCRIÇÃO	QUANTIDADE
CAIXA DE PASSAGEM	2
CAIXA SIFONADA	3
CAIXA DE GORDURA	1

DESCRIÇÃO	ALTURA
LAVATÓRIO	50 cm
VASO SANITÁRIO	Piso
TANQUE	50 a 70 cm
PIA DE COZINHA	50 cm



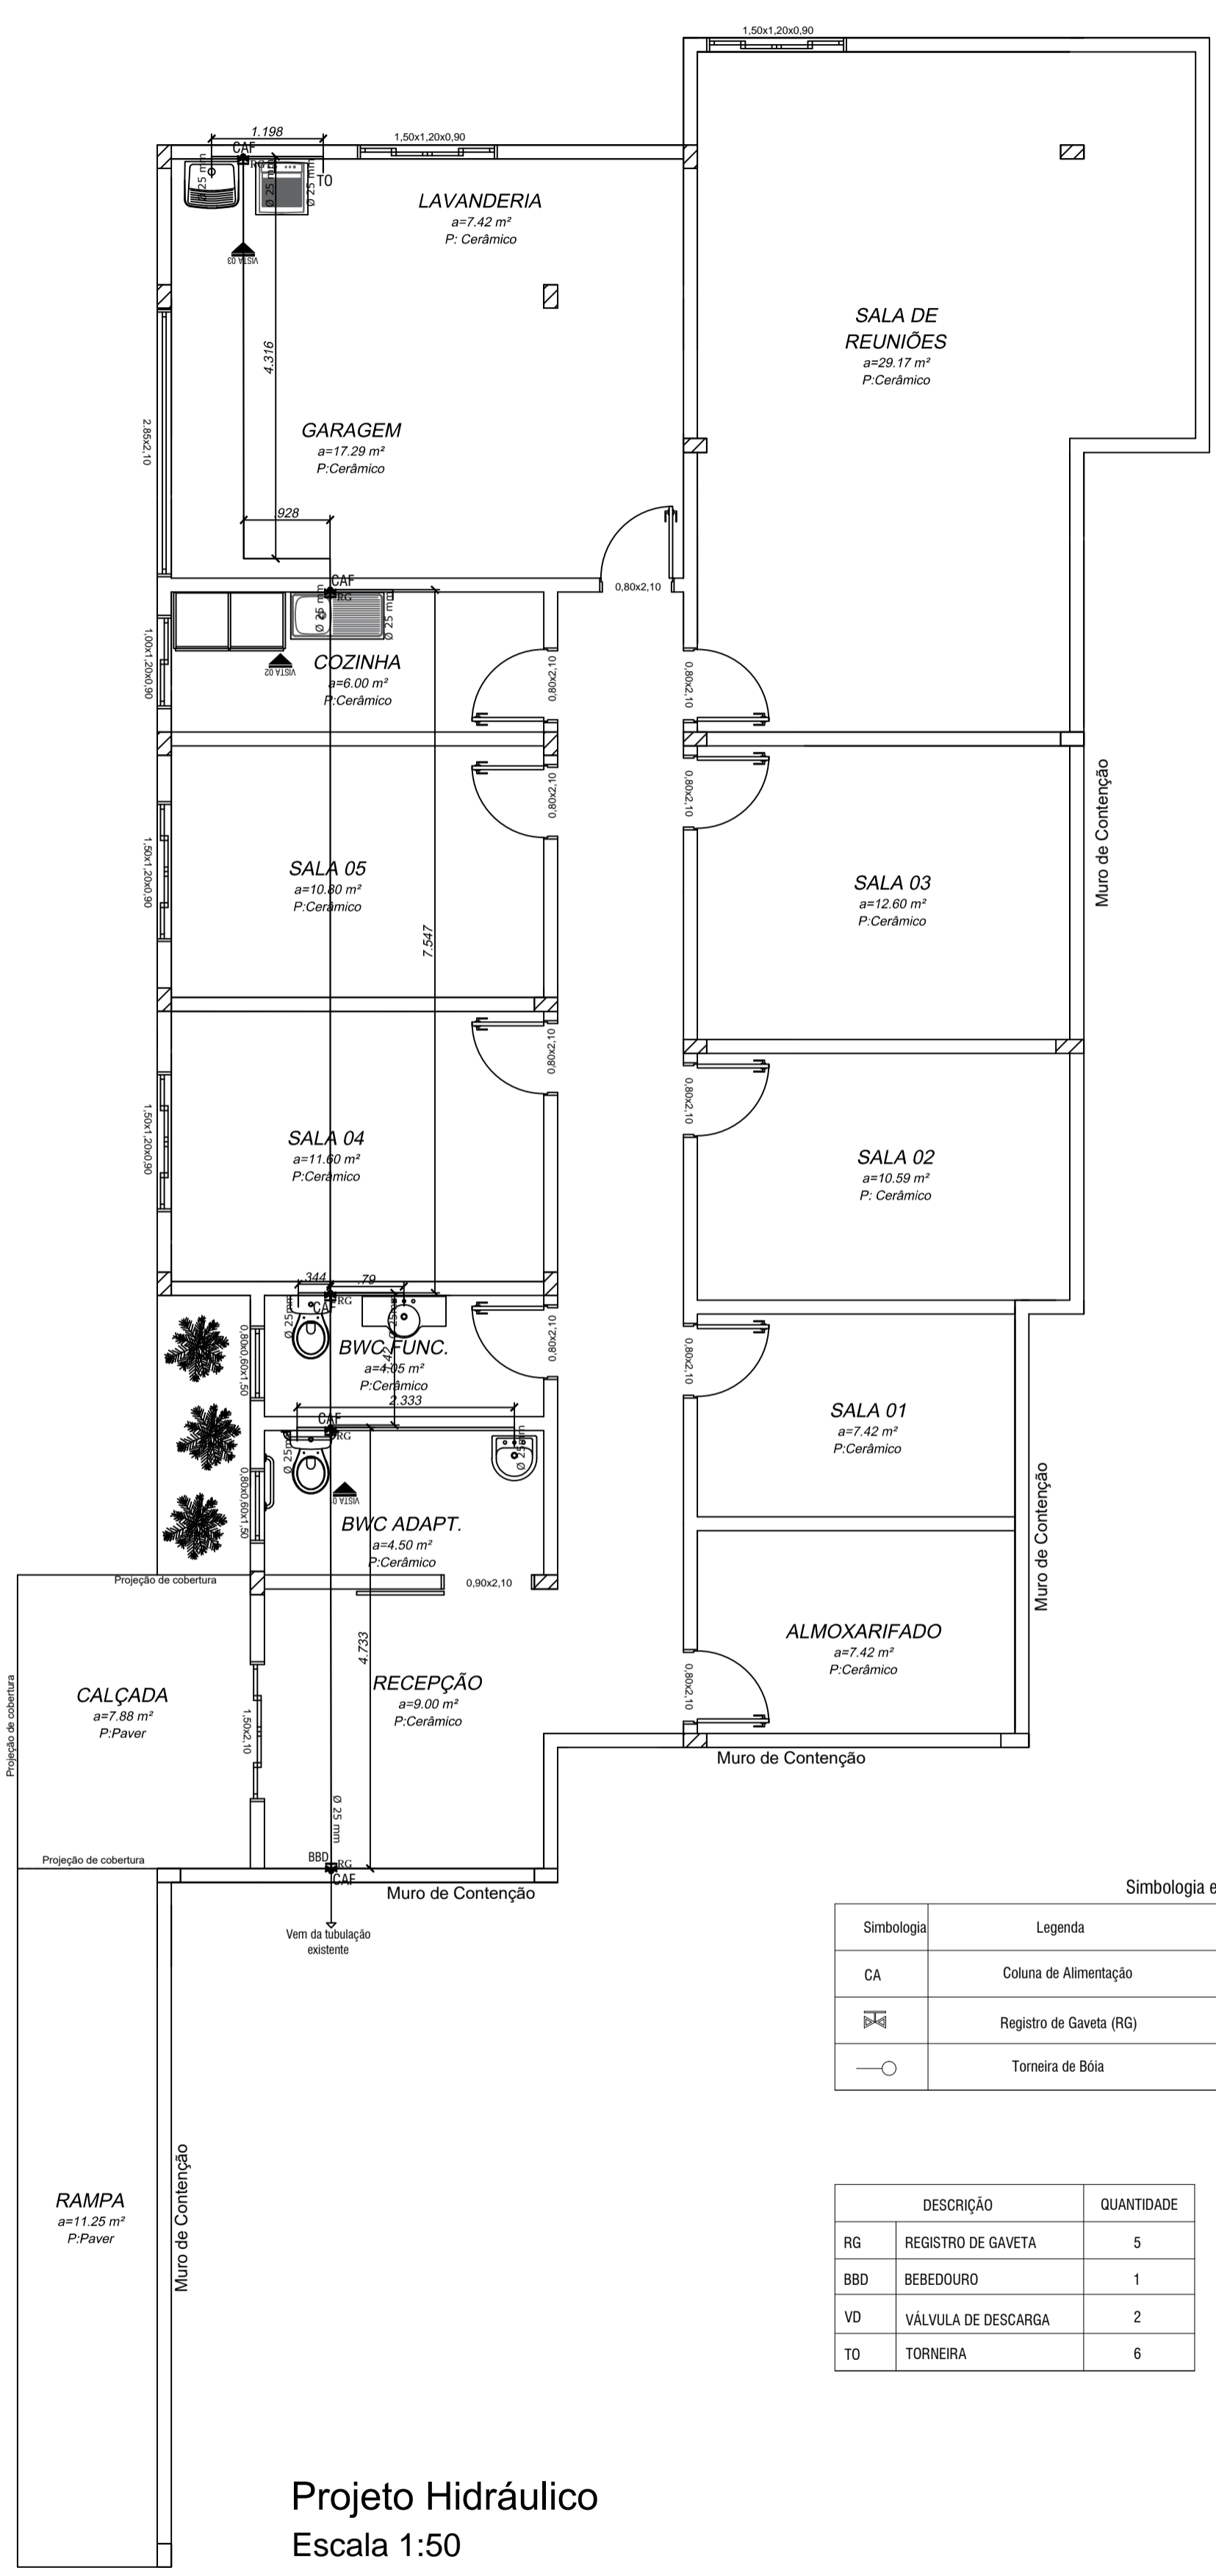



Projeto Hidráulico
Escala 1:50

Simbologia e Legenda

Simbologia	Legenda	Simbologia	Legenda
CA	Coluna de Alimentação		Tubulação que Sobee
	Registro de Gaveta (RG)		Tubulação que Desce
	Torneira de Bóia	CAF	Coluna de Água Fria

DESCRIÇÃO	QUANTIDADE	DESCRIÇÃO	ALTURA	
RG	REGISTRO DE GAVETA	5	BEBEDOURO	70 cm
BBD	BEBEDOURO	1	LAVATÓRIO	70 cm
VD	VÁLVULA DE DESCARGA	2	VASO SANITÁRIO	30 cm
TD	TORNEIRA	6	TORNEIRA TANQUE	110 cm
			REGISTRO DE GAVETA	210 cm
			VÁLVULA DE DESCARGA	100 cm

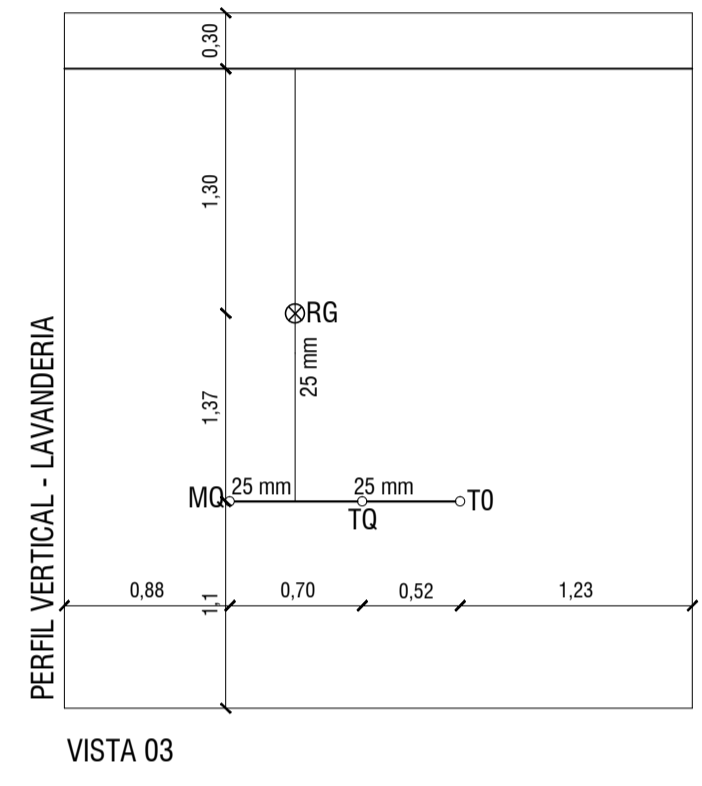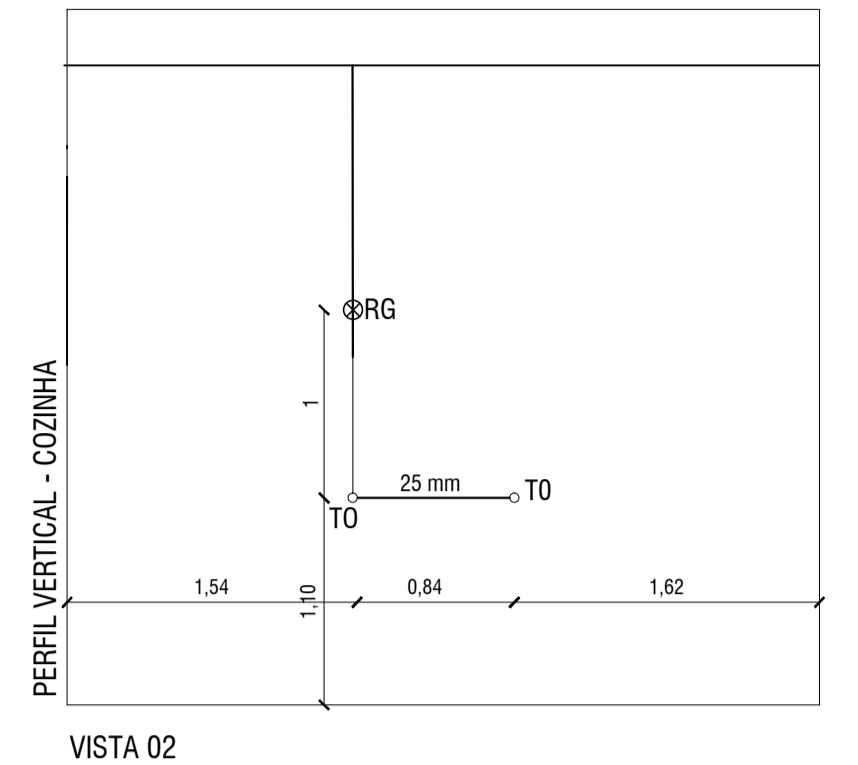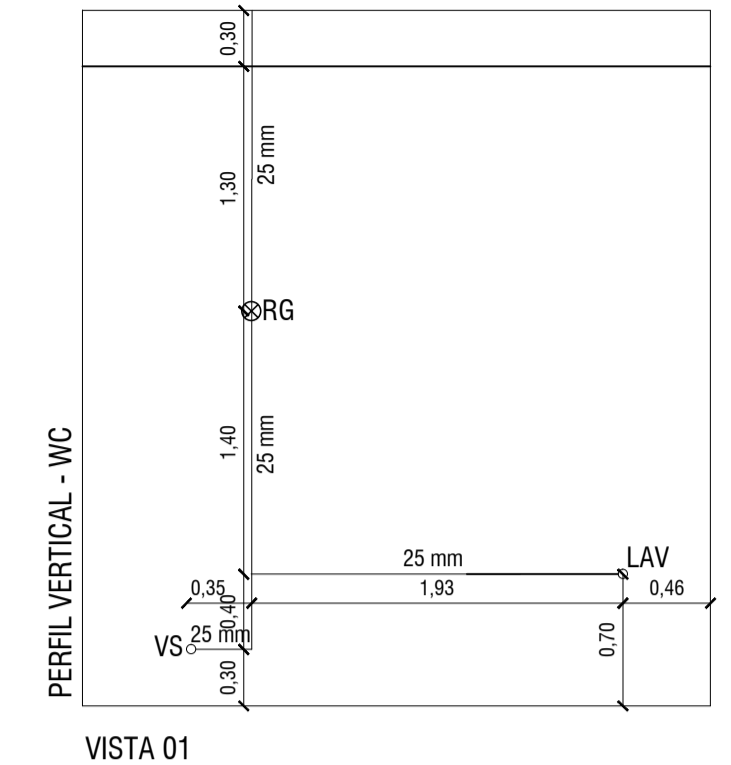



FAXINAL DOS GUEDES - SC
GOVERNO MUNICIPAL
Av. Rio Grande do Sul, 458- Centro
CEP: 89694-000 - Fone: (49) 3436-4300
www.faxinal.sc.gov.br

APROVAÇÃO

<p>RESPONSÁVEL TÉCNICO</p> <p style="text-align: center;">MICHELE SANTIN Arquiteta e Urbanista- CAU A73047-5</p>	<p>PROPRIETÁRIO</p> <p style="text-align: center;">MUNICÍPIO DE FAXINAL DOS GUEDES CNPJ:83.009.910/0001-62</p>
<p>OBRA</p> <p style="text-align: center;">SEDE CONSELHO TUTELAR</p>	<p>CONTEÚDO</p> <p style="text-align: center;">Planta baixa hidráulica Planta baixa sanitária</p>
<p>LOCAL</p> <p style="text-align: center;">Rua 03 de Maio, esquina com a Rua Gargel, Bairro 01 - Faxinal dos Guedes (SC)</p>	<p>ESCALA</p> <p style="text-align: center;">Indicada</p>
<p>Documento de responsabilidade técnica: RRT 13769890</p> <p>ÁREA A CONSTRUIR: 173,28 m²</p>	<p>DATA</p> <p style="text-align: center;">12/2023</p>
<p>PROJETO</p> <p style="text-align: center;">HIDROSSANITÁRIO</p>	<p>DESENHO</p>

01
01