


PLANTA BAIXA HIDRÁULICO - PAV.
Escala: 1/50

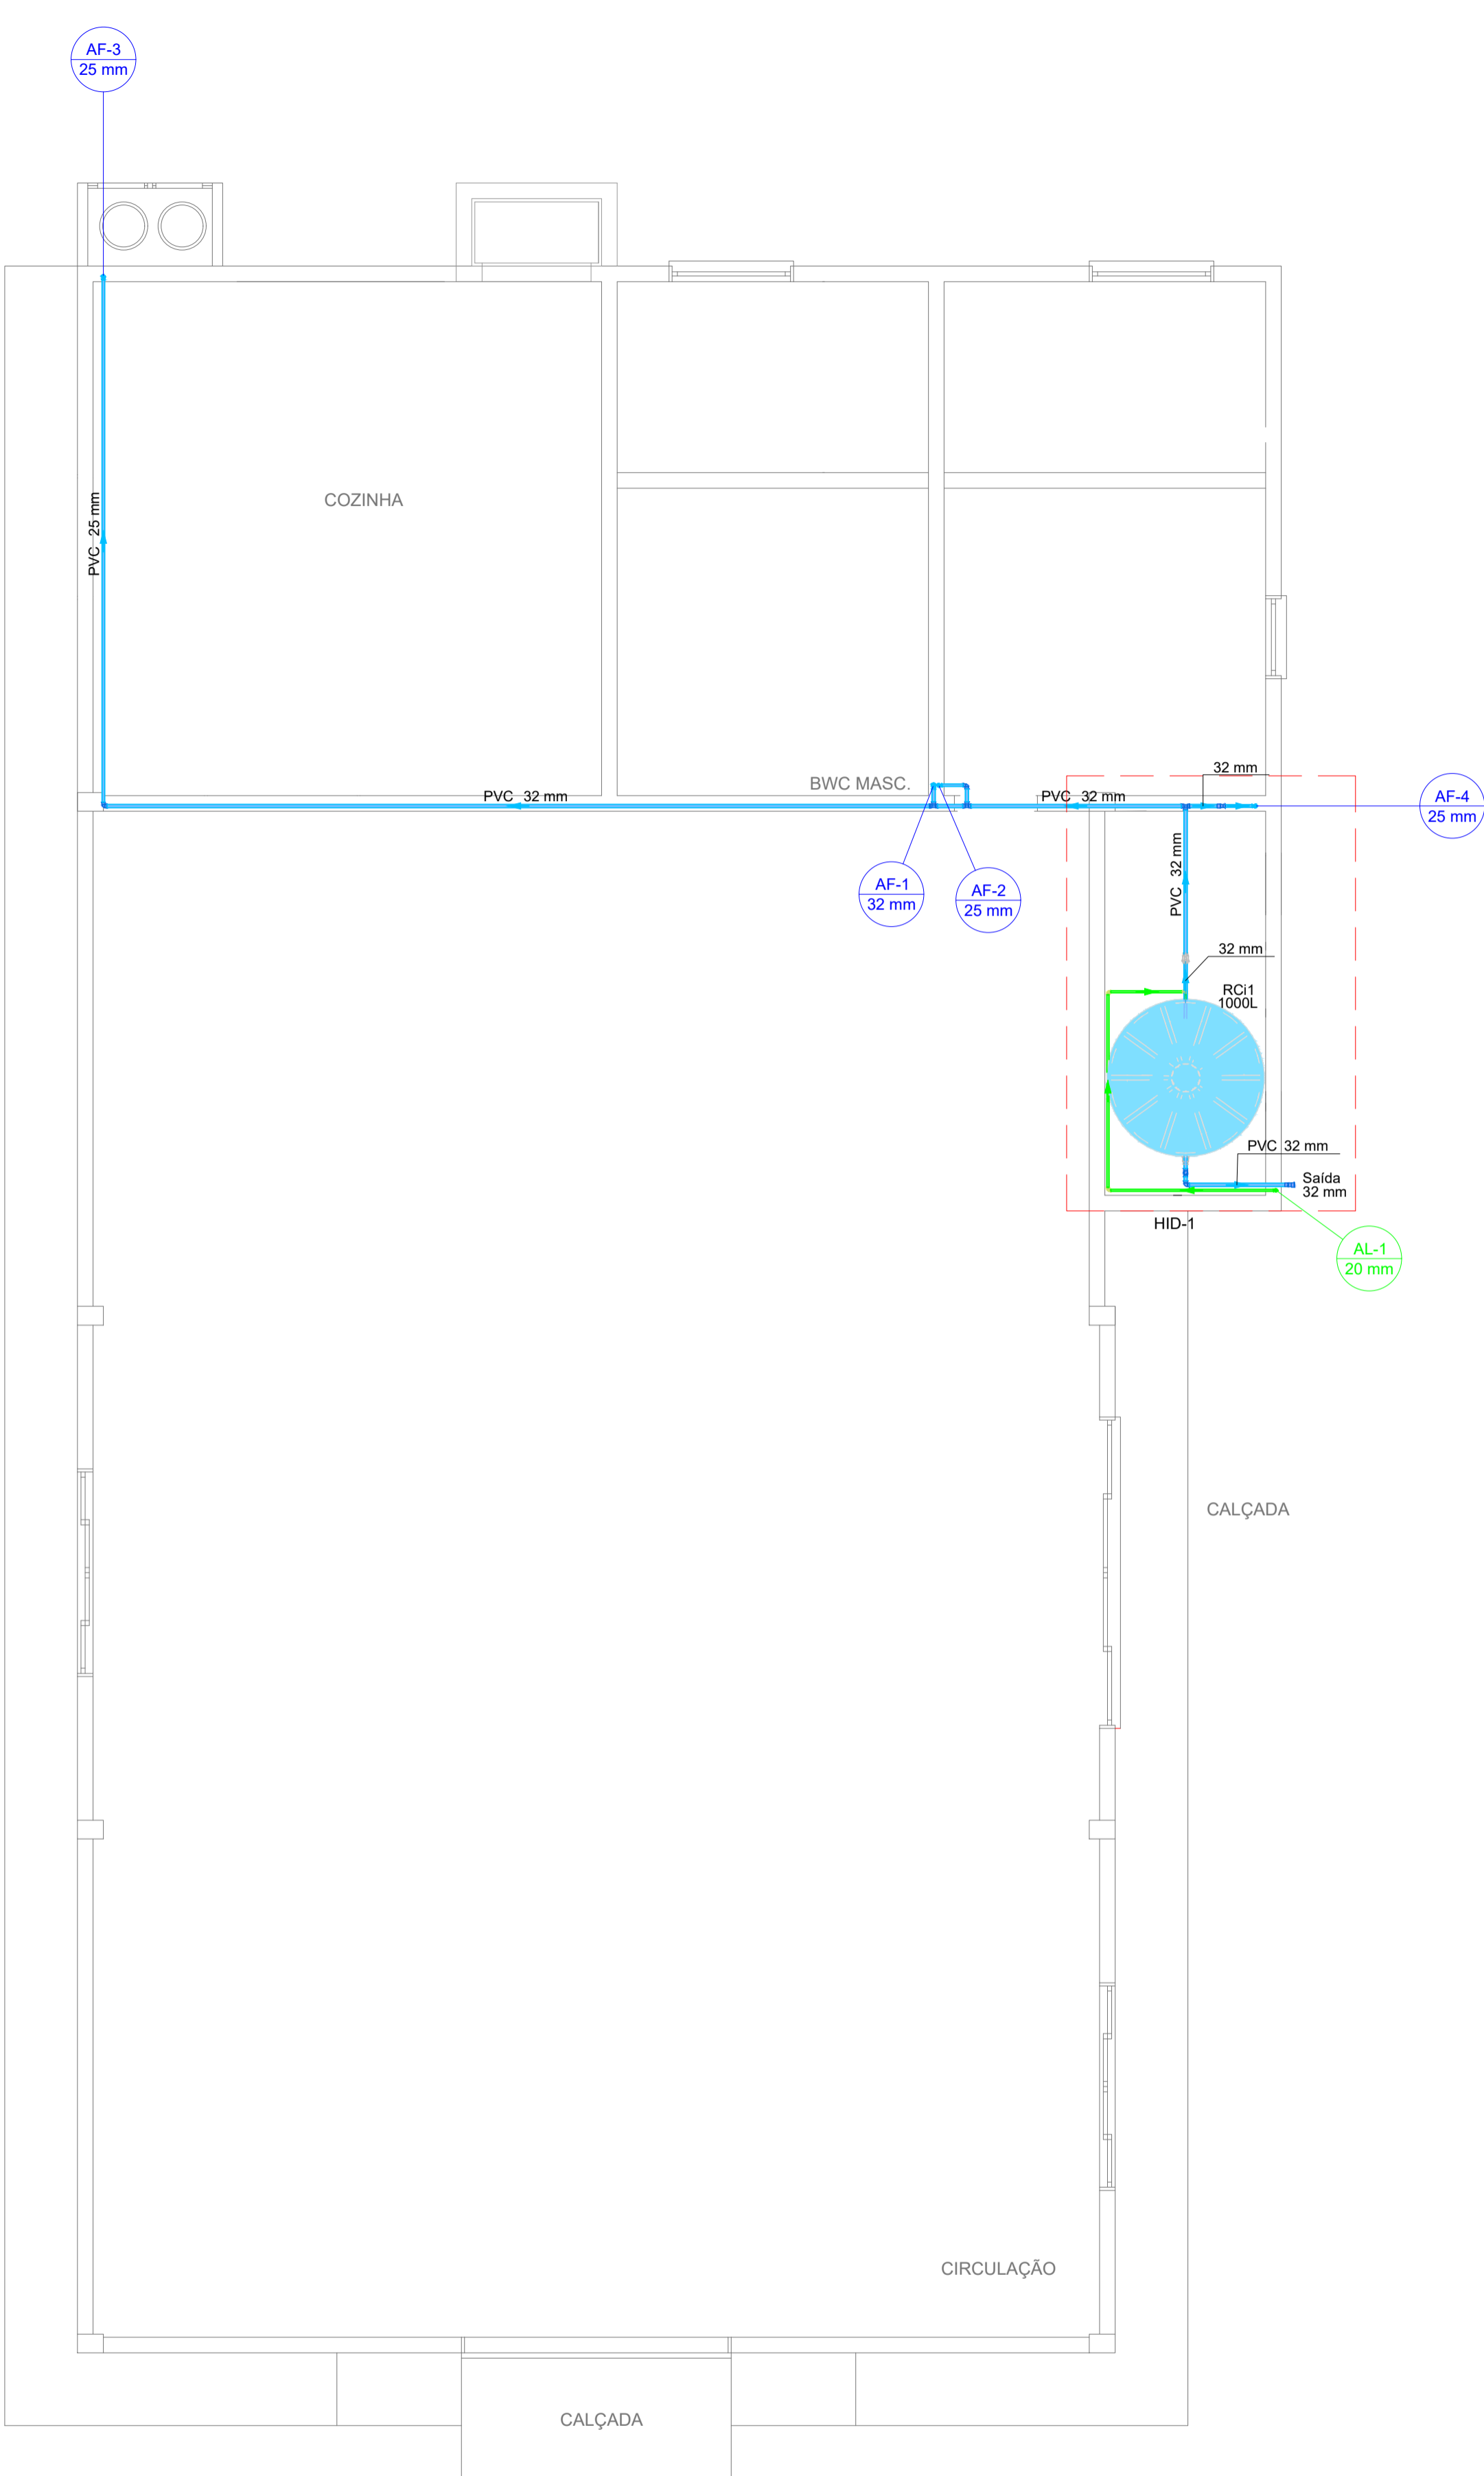

PLANTA BAIXA HIDRÁULICO - CX. ÁGUA
Escala: 1/50

Legenda - Pavimento	
	Alimentador Predial
	Hidrômetros
	Registro de Pressão com PVC soldável
	Registro de gaveta c/canopla cromada c/PVC soldável
	Válvula de descarga p/ mictório



GEONORTE PROJETOS LTDA.
Av. Brasil, 79, sala 09, Centro - Xanxerê (SC) - 89820-000
www.geonorte.net.br / contato@geonorte.net.br
Telefone: (49) 3433-8176

PROJETO HIDRÁULICO:
REFORMA SEDE ESCOTEIROS

LOCALIDADES:
MUNICÍPIO: FAXINAL DOS GUEDES
DATA: 04/2024
ESTADO UF: SC
ESCALA: indicada

Conteúdo:
PLANTA BAIXA HIDRÁULICO PAVIMENTO
PLANTA BAIXA HIDRÁULICO CAIXA DE ÁGUA

Folha:
01/02

Prop.:
PREFEITURA MUNICIPAL DE FAXINAL DOS GUEDES
CNPJ: 83.009.910/0001-62

Resp. Téc.:
ANDRÉ VINÍCIUS GRANDO LORENZON
ENGENHEIRO CIVIL
CREA-SC 198.027-8

