



LEGENDA - SIMBOLOGIA PPCI	
	EXTINTOR 20-B-C - 4 KG - FIXADO NA PAREDE
	SINALIZAÇÃO DE ABANDONO DE LOCAL COM INDICAÇÃO DE SAÍDA - PLACA LUMINOSA 25X16 CM
	LUMINÁRIA DE EMERGÊNCIA - BLOCO AUTÔNOMO 30 LEDS
	LUMINÁRIA DE EMERGÊNCIA - BLOCO COM 2 FARÓIS - 600 LUMENS
	PISO ANTIDERRAPANTE E INCOMBUSTÍVEL - coeficiente de fricção dinâmico menor 0,4, ensaio a seco e úmido
	CORRIMÃO METÁLICO H.: 70 CM E H.: 92 CM
	TUBULAÇÃO DE COBRE SUBTERRÂNEA - GÁS COMBUSTÍVEL
	REGISTRO DE CORTE - GÁS COMBUSTÍVEL


Para os sistemas de iluminação de emergência e sinalização de abandono de local deverá ser previsto circuito elétrico específico com disjuntor devidamente identificado, sendo que cada bloco autônomo deverá possuir uma tomada independente.

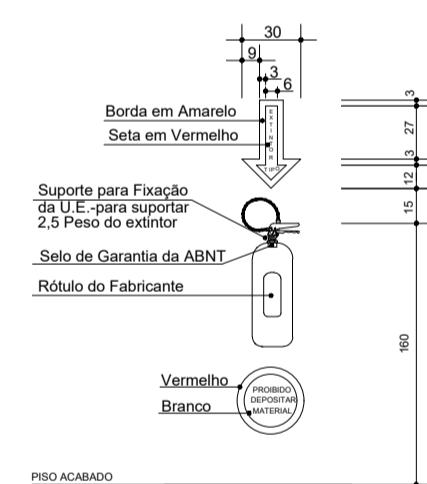


DETALHAMENTO EXTINTORES
Sem Escala

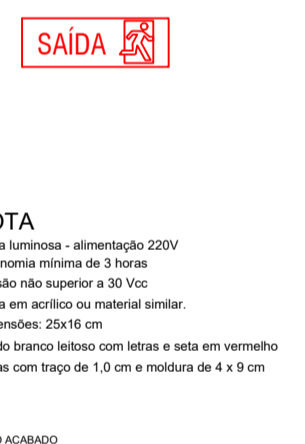


DETALHAMENTO PLACA DE SAÍDA
Sem Escala

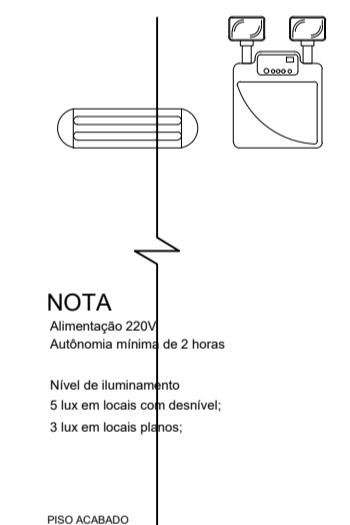

DETALHAMENTO ILUMINAÇÃO DE EMERGÊNCIA
Sem Escala

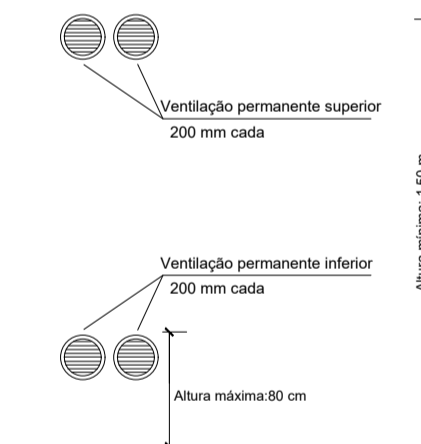

DETALHAMENTO VENTILAÇÃO PERMANENTE
Sem Escala

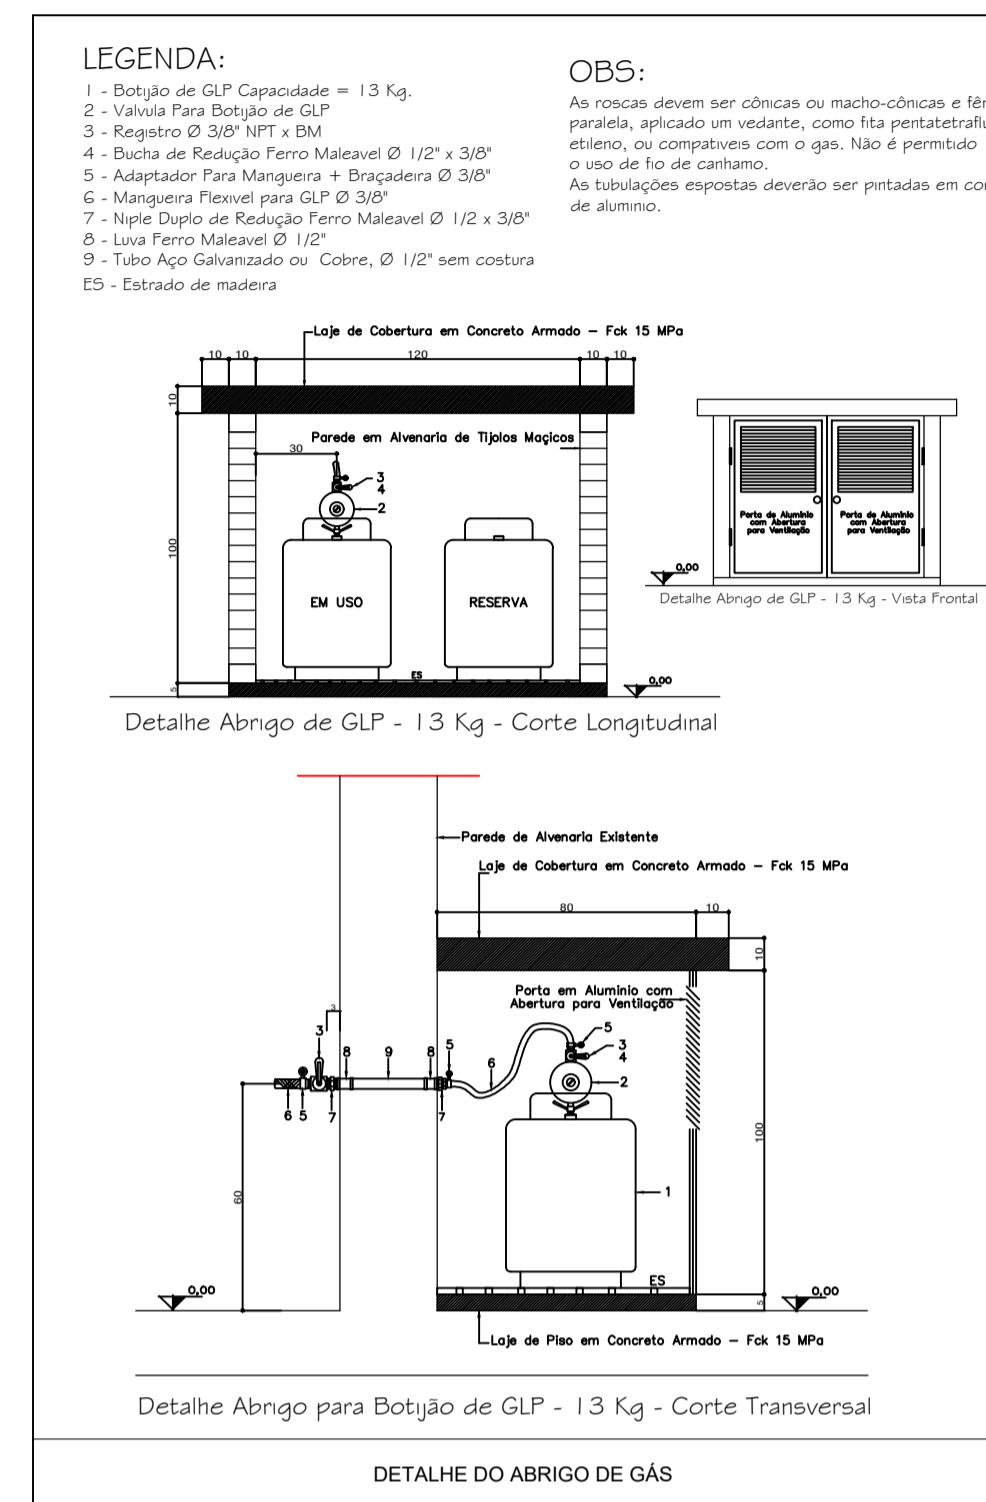

DETALHAMENTO ABRIGO DE GÁS
Sem Escala

PLANTA BAIXA PPCI
Escala: 1/50

GeoNorte
Projetos e Topografia

GEONORTE PROJETOS LTDA.
Av. Brasil, 79, sala 09, Centro - Xanxerê (SC) - 89820-000
www.geonorte.net.br / contato@geonorte.net.br
Telefone: (49) 3433-8176

PROJETO PPCI:
REFORMA SEDE ESCOTEIROS

LOCALIDADES:
MUNICÍPIO: FAXINAL DOS GUEDES
DATA: 04/2024
ESTADO UF: SC
ESCALA: indicada

Conteúdo:
PROJETO PPCI
DETALHES

Folha:
01/01

Prop.:
PREFEITURA MUNICIPAL DE FAXINAL DOS GUEDES
CNPJ: 83.009.910/0001-62

Resp. Téc.:
ANDRÉ VINÍCIUS GRANDO LORENZON
ENGENHEIRO CIVIL
CREA-SC 198.027-8