


Lista de materiais - Caixa de Água		
Alimentação		
PVC rígido soldável		
Tubos	25 mm	5.13 m
Água fria		
Metais		
Registro esfera VS compacto soldável PVC	20 mm	2 pc
32 mm		1 pc
PVC rígido soldável		
Tubos	25 mm	4.73 m
32 mm		1.63 m
Reservatório cilíndrico		
Poliéster	1000 L	1 pc
Alimentação		
PVC rígido soldável		
Tubos	25 mm	44.24 m

Legenda de condutos - Térreo	
Água fria	
Entrada de Água	

Legenda	
	Alimentador Predial
	Hidrômetros
	Registro de gaveta c/canopla cromada c/PVC soldável
	Registro de Pressão com PVC soldável
	Registro esfera VS compacto soldável
	Joelho 90° Soldável
	Tê 90° Soldável

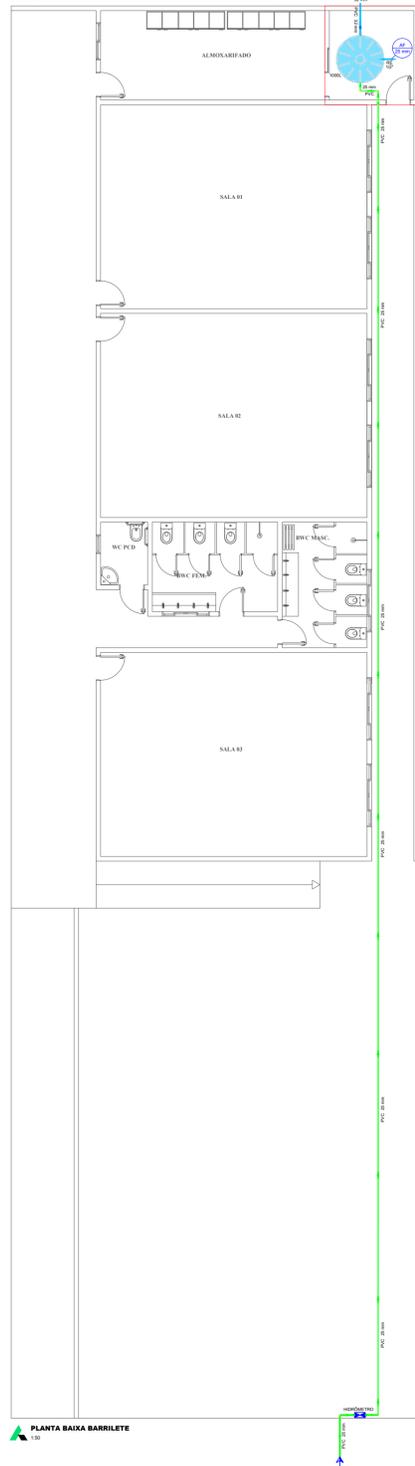


PLANTA BAIXA BARRILETE

Lista de materiais - Térreo		
Água fria		
Aparelho		
Bebedouro	25mm x 1/2"	2 pc
Chuveiro	25mm x 3/4"	2 pc
Máquina de Lavar Roupa	25mm x 3/4"	1 pc
Torneira de Tanque de Lavar	25mm x 3/4"	1 pc
Torneira de lavatório	25 mm - 1/2"	9 pc
Vaso Sanitário c/ ox. acoplada	1/2"	7 pc
Metais		
Registro de gaveta c/ canopla cromada	3/4"	9 pc
Registro de pressão c/ canopla cromada	3/4"	2 pc
PVC Acessórios		
Engate flexível cobre cromado com canopla	1/2 - 30cm	7 pc
Engate flexível plástico	1/2 - 30cm	11 pc
PVC misto soldável		
Luva soldável c/ rosca	25 mm - 3/4"	2 pc
PVC rígido soldável		
Adapt sold curto c/bolsa-rosca p registro	25 mm - 3/4"	20 pc
Joelho 90° soldável	25 mm	23 pc
Tubos	25 mm	81.38 m
Tê 90 soldável	25 mm	21 pc
PVC soldável azul c/ bucha latão		
Joelho 90° soldável com bucha de latão	25 mm - 3/4"	4 pc
Joelho de redução 90° soldável com bucha de latão	25 mm - 1/2"	18 pc

Legenda de condutos - Térreo	
Água fria	

Legenda	
	Alimentador Predial
	Hidrômetros
	Registro de gaveta c/canopla cromada c/PVC soldável
	Registro de Pressão com PVC soldável
	Registro esfera VS compacto soldável
	Joelho 90° Soldável
	Tê 90° Soldável

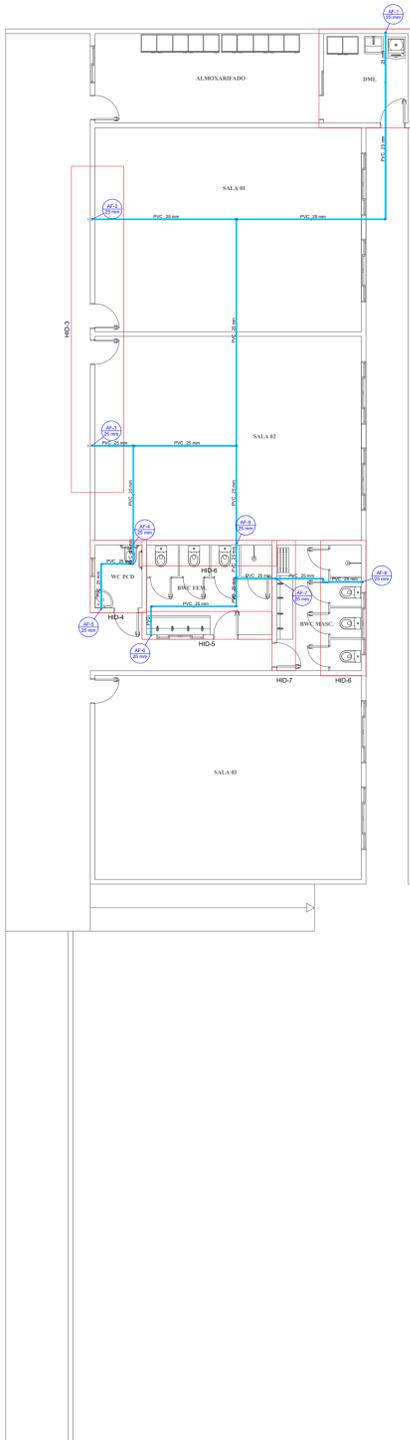


PLANTA BAIXA TERREO

Lista de materiais - Térreo		
Esgoto		
PVC Acessórios		
Caixa sifonada	150x150x50	2 pc
150x150x75		2 pc
Sifão de copo p/ pia e lavatório	1" - 1.1/2"	1 pc
Sifão flexível c/ Adaptador	1.1/2" - 1.1/2"	1 pc
Válvula p/ lavatório e tanque	1"	1 pc
Válvula p/ tanque	1.1/2"	1 pc
PVC Esgoto		
Anel de borracha	100mm - 4"	33 pc
50mm - 2"		38 pc
75mm - 3"		17 pc
Curva 90 curta	100 mm	4 pc
Joelho 45	40 mm	2 pc
100 mm		13 pc
40 mm		1 pc
50 mm		4 pc
75 mm		7 pc
Joelho 90	100 mm	1 pc
50 mm		18 pc
Joelho 90 c/anel p/ esgoto secundário 40 mm - 1.1/2"		2 pc
Junção simples		
100 mm - 50 mm		1 pc
100 mm - 75 mm		2 pc
100 mm - 100 mm		3 pc
50 mm - 50 mm		5 pc
75 mm - 50 mm		2 pc
75 mm 75 mm		1 pc
Luvas simples		
50 mm		1 pc
Redução excêntrica		
75 mm - 50 mm		3 pc
Tubo PVC ponta-bolsa c/ virola		
100 mm - 4"		11.42 m
Tubo rígido c/ ponta lisa		
100 mm - 4"		31.5 m
40 mm		2.9 m
50 mm - 2"		29.76 m
75 mm - 3"		10.13 m
Tê sanitário		
100 mm - 100 mm		3 pc
Vedação p/ saída de vaso sanitário 100 mm		
		7 pc
Unidades de tratamento		
Alça		1 pc
Ferro		1 pc
Argamassa		0.5 m³
Brita	n3	0.21 m³
	n4	1.2 m³
Concreto		0.07 m³
Concreto		0.07 m³
Tampa		1 pc
Hermética		1 pc
Tijolo		108 pc
Furado		108 pc
Maciço		540 pc

Legenda de condutos	
Esgoto	

Legenda	
	Caixa Sifonada
	Joelho 45
	Junção invertida
	Junção simples
	Sifão de copo p/ pia e lavatório
	Vaso Sanitário c/ Te
	Vaso Sanitário c/ curva 90°
	Junção simples com redução
	Caixa de Inspeção PVC 300x300

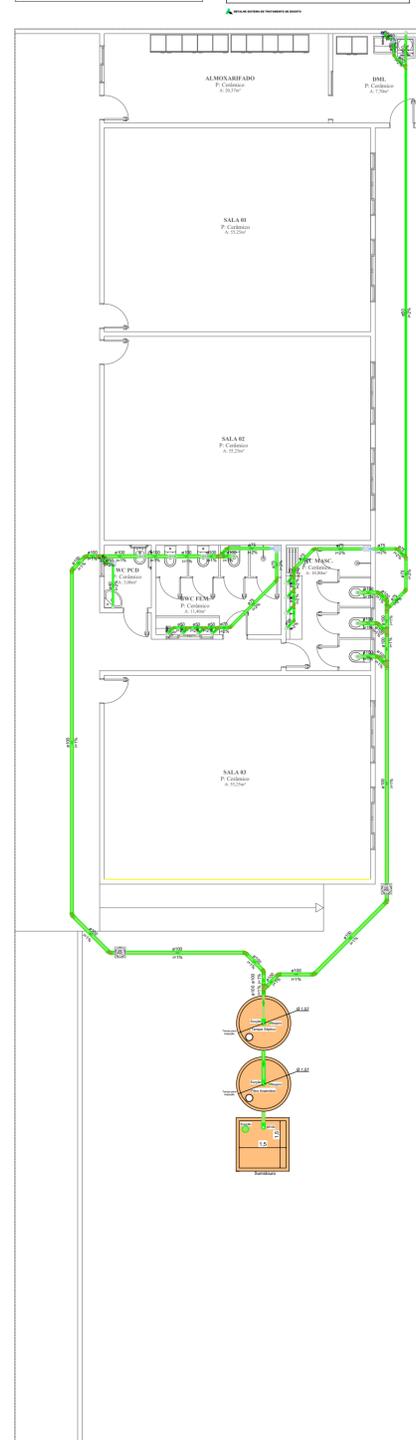

PLANTA BAIXA SANITARIA TERREO



PROJETO HIDRO

Folha: 1/3

RUA: RUA DOM GIACOMO
 MUNICÍPIO(S): FAXINAL DOS GUEDES
 DATA: 11/2024

ESTADO UF: SC
 ESCALA: 1:500

Prop.: PREFEITURA MUNICIPAL DE FAXINAL DOS GUEDES

Resp. Téc.: MICHELE SANTIN
 ARQUITETA E URBANISTA
 CAU A 73047-5

FAXINAL DOS GUEDES - SC
 67090-000
 Av. Rio Grande do Sul, 400 - Centro
 CEP: 89804-000 - Fone: (48) 3438-4300
 www.faxinaldosguedes.sc.gov.br

DIRETOS AUTORES RESERVADOS - PROIBIDA QUALQUER REPRODUÇÃO SEM AUTORIZAÇÃO EXPRESSA